


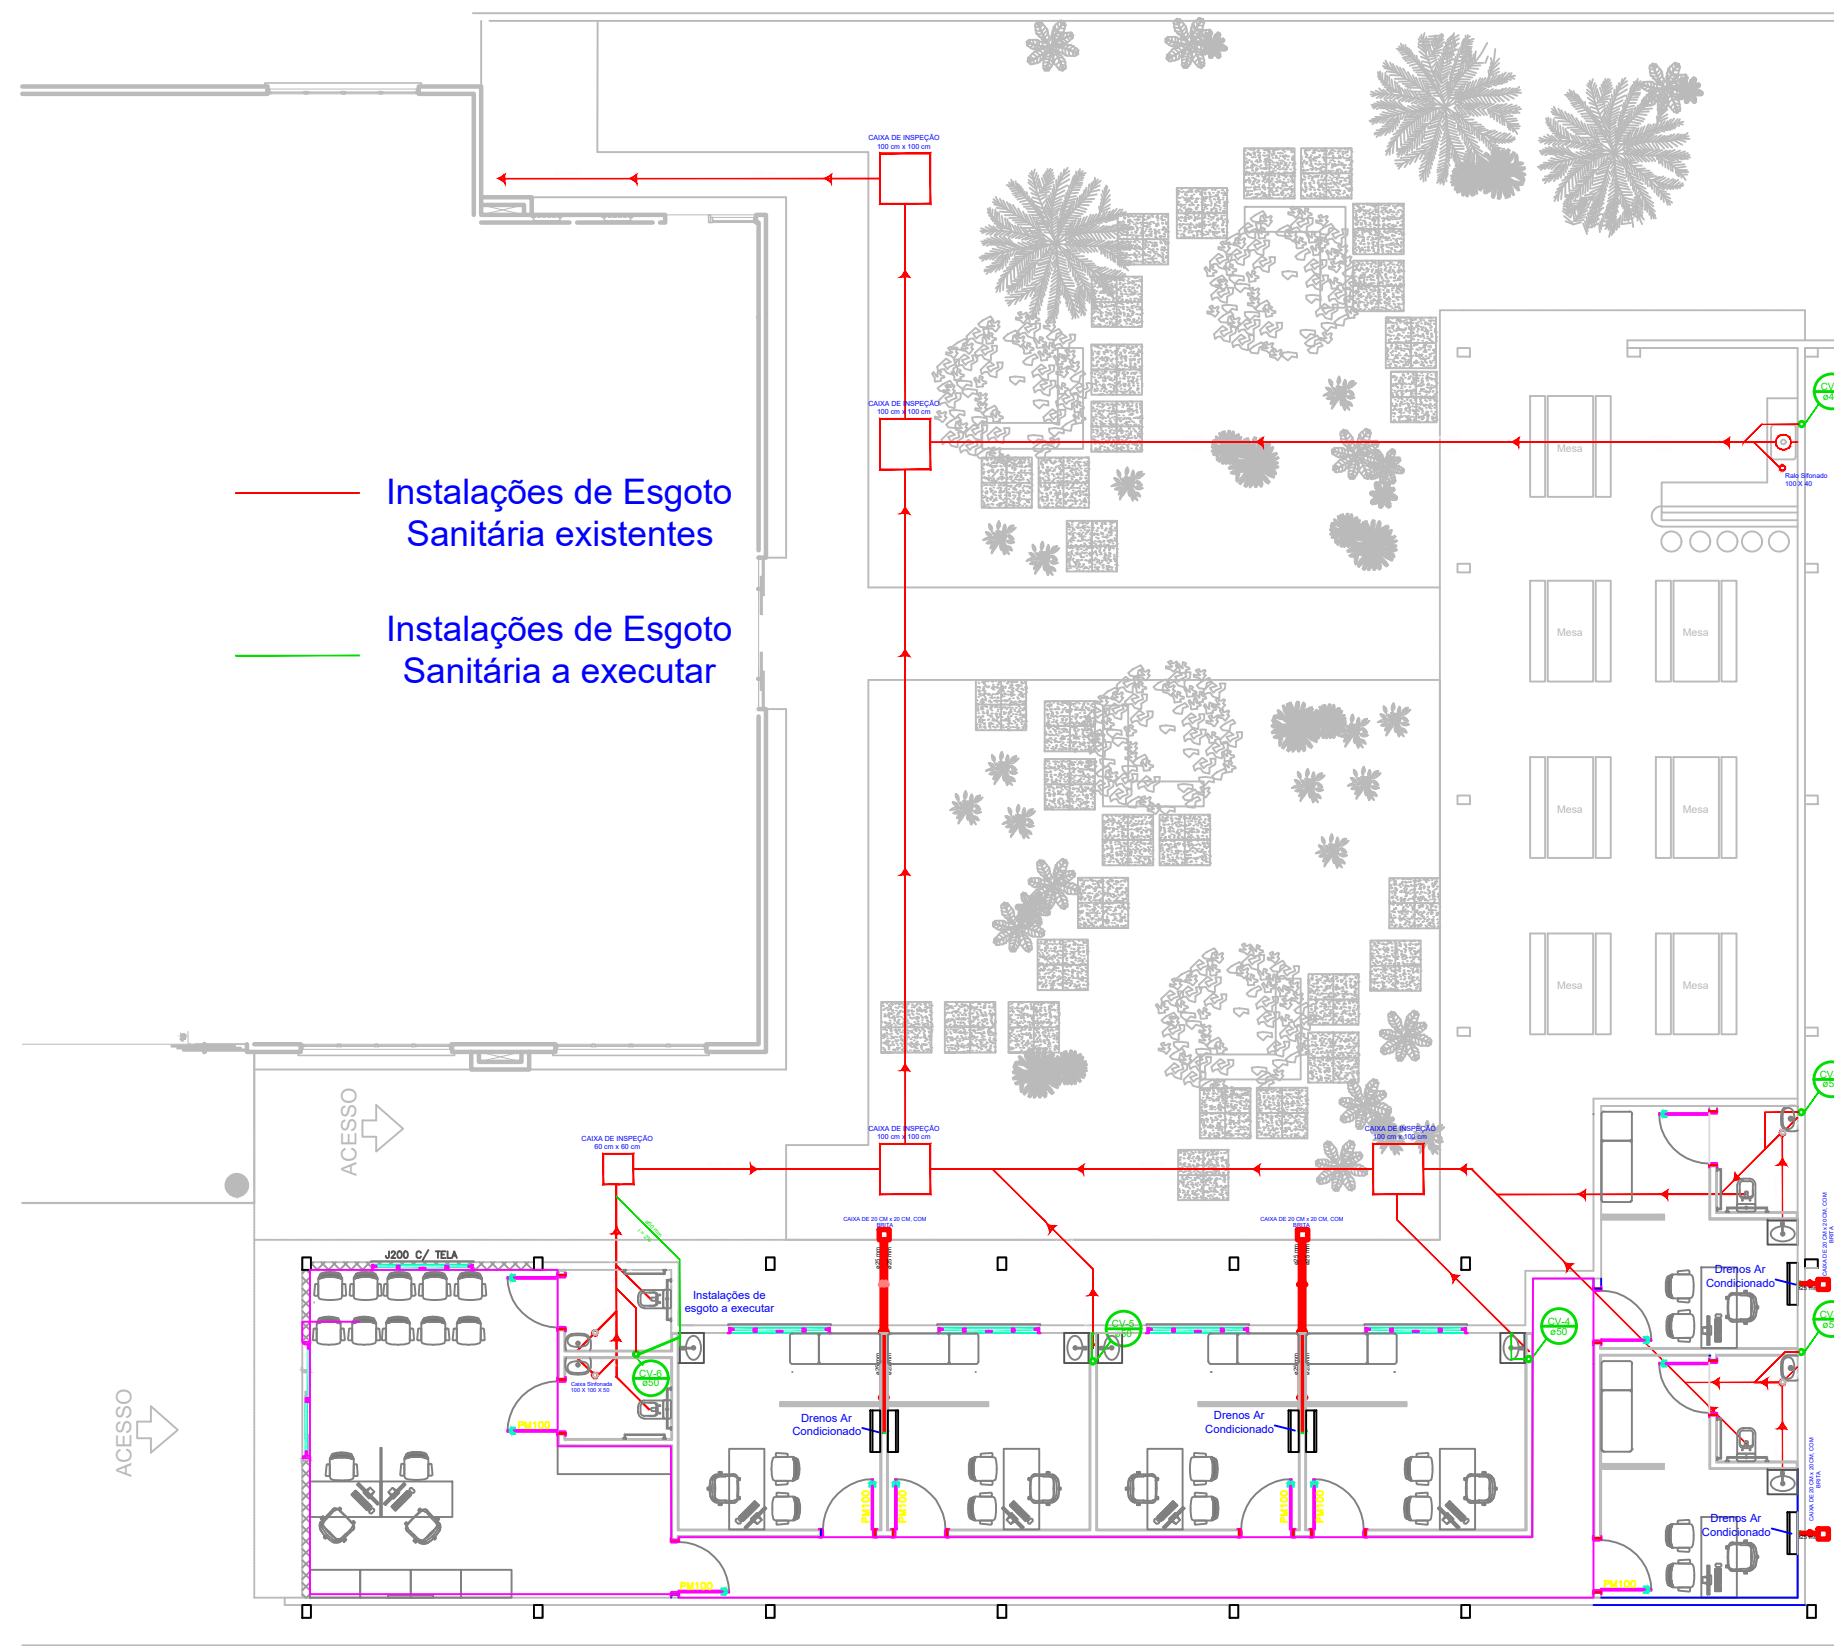

PLANTA BAIXA
PROJETO ESGOTO
escala 1:150



OBRA: CLÍNICA ESCOLA - CONSULTÓRIOS
PROJETO: HIDROSSANITÁRIO - ESGOTO SANITÁRIO

RESPONSÁVEL TÉCNICO:

LORENA ARAÚJO SILVA
Engenheira Civil
CREA: 1015611540D-GO

PROPRIETÁRIO:

UNIVERSIDADE DE RIO VERDE - UNIRV
CNPJ: 01.815.216/0001-78

ESCALA:
INDICADA

DATA:
14/01/2020

FOLHA:
1/1

REVISÃO:
R-00