

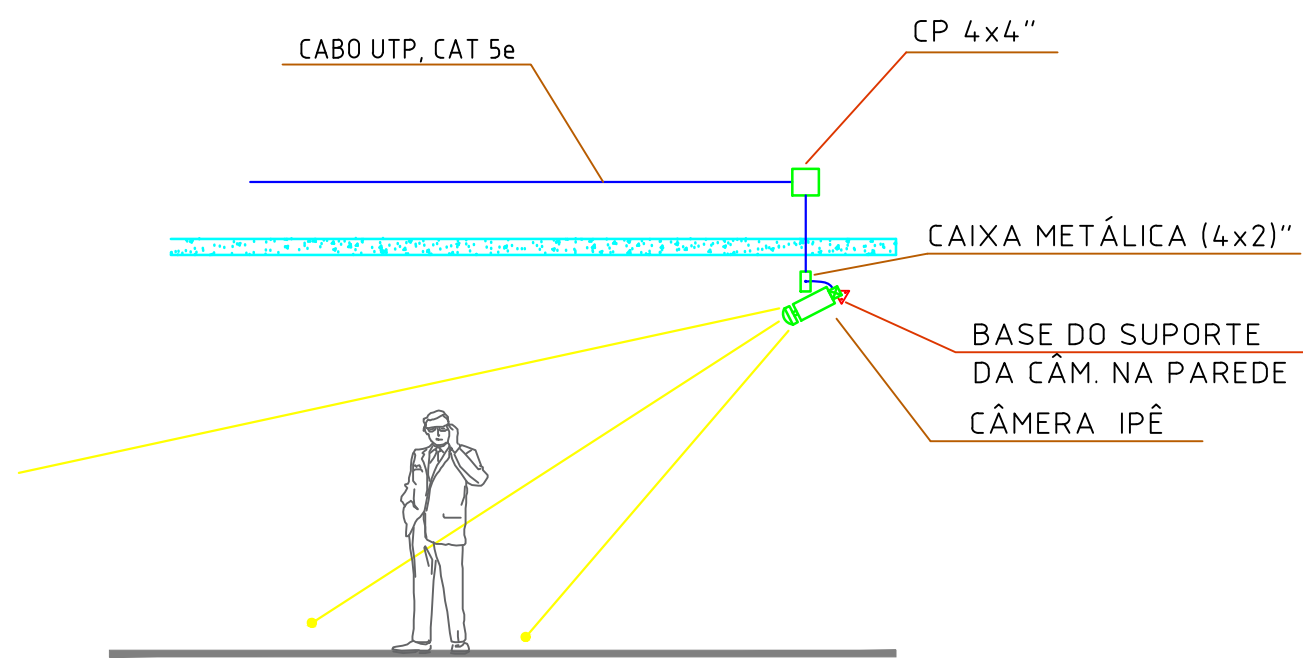


DET. GENÉRICO DE DESCIDA
DA CÂMERA NA PAREDE

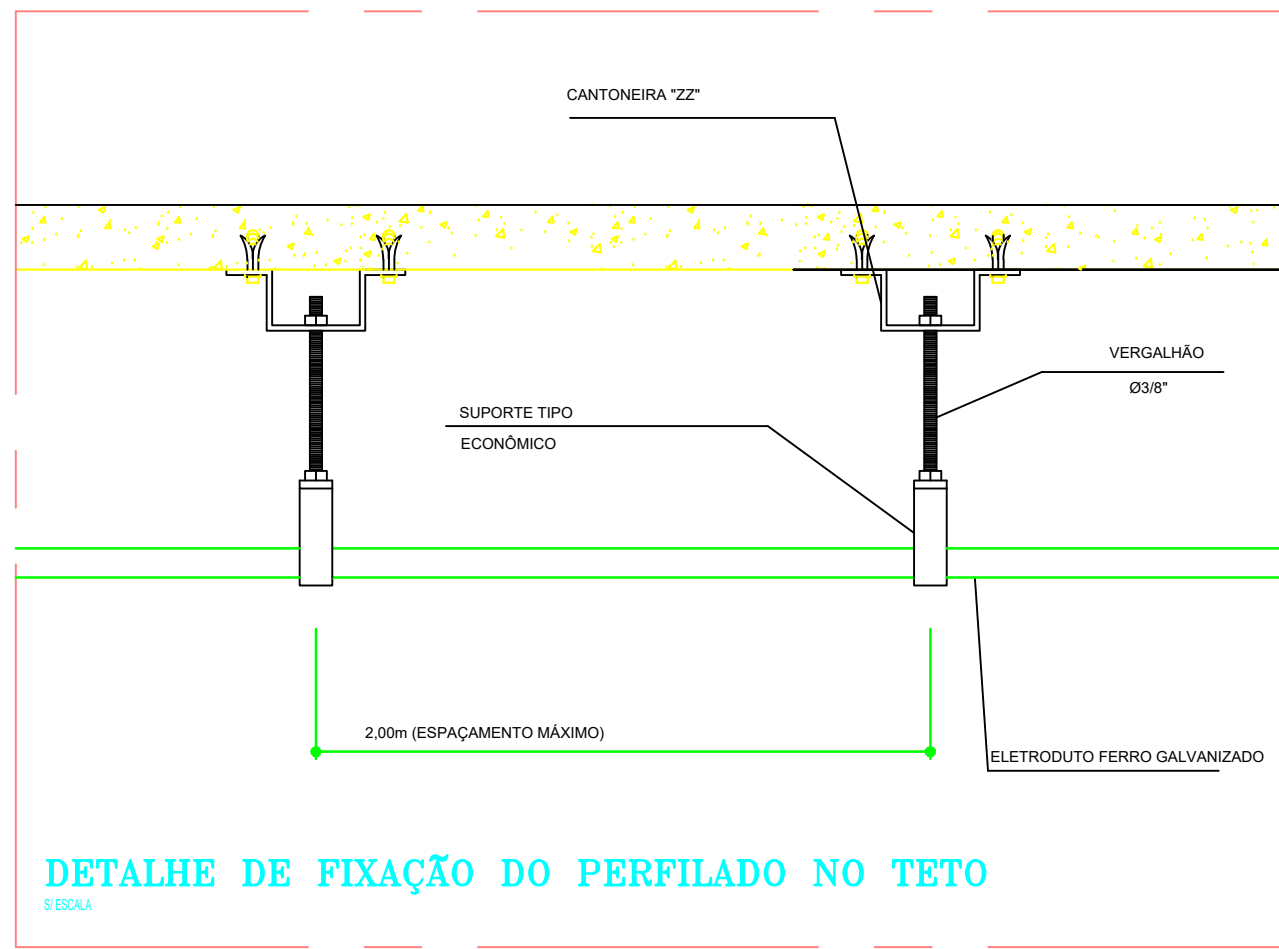


DET. GENÉRICO DE DESCIDA
DA CÂMERA NO TETO

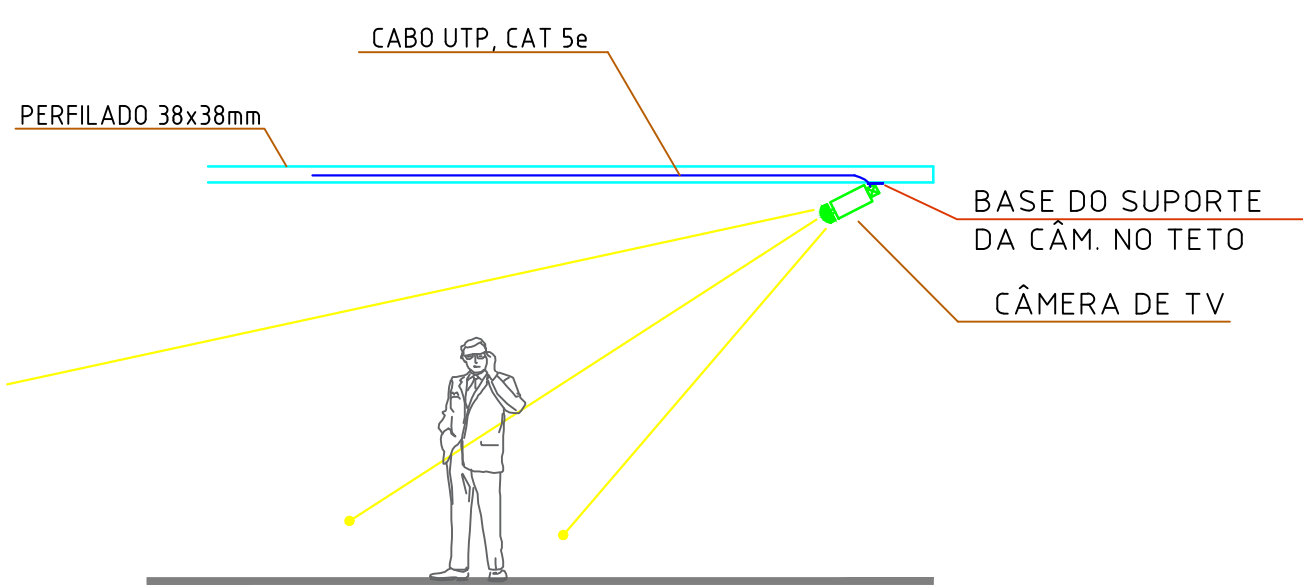

LEGENDA

- TOMADA RJ-45 SIMPLES EM CX. 100x50mm (4x2") COM CENTRO A 0,30m DO PISO ACABADO
- TOMADA RJ-45 DUPLA EM CX. 100x50mm (4x2") COM CENTRO A 0,30m DO PISO ACABADO
- TOMADA RJ-45 SIMPLES EM CX. 100x50mm (4x2") ACIMA DA BANCADA OU A 1,80m DO PISO ACABADO
-
-
- ARMÁRIO DE TELECOMUNICAÇÕES (65x53x12cm) (VER ALTURA EXATA COM EXECUTOR)
- PERFILADO METÁLICO FIXADO NO TETO 38x38mm
- ELETRODUTO FERRO GALVANIZADO PRESO NO TETO INSTALADO APARENTE
- ELETRODUTO PVC CORRUGADO, EMBUTIDO NO PISO OU PAREDE
- CABO 4 UTP = (CABO UTP 4 PARES CATEGORIA 5e)
- CABO COAXIAL RGC 8 COM ALIMENTAÇÃO ELÉTRICA - 85% BLINDAGEM (CFTV)

DETALHE GENÉRICO DO RACK
S/ ESCALA

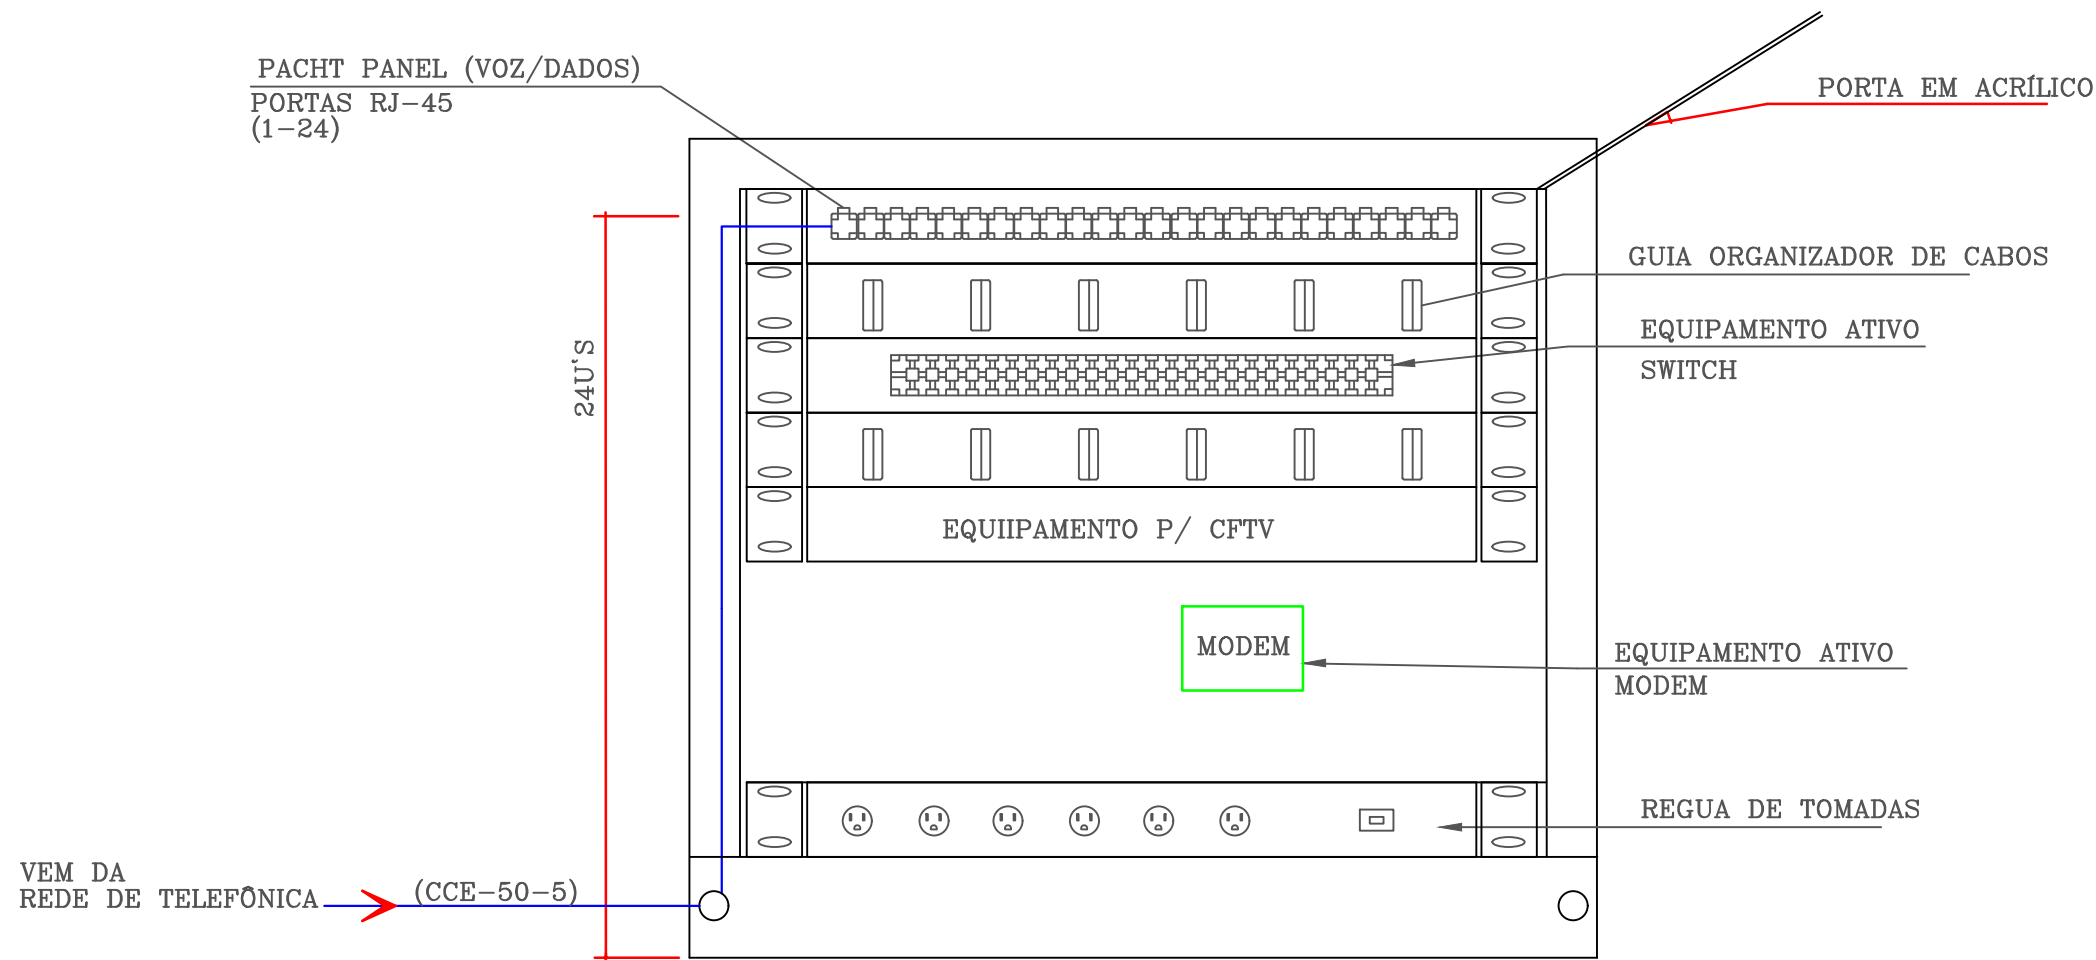


OBS.:


- EQUIVALÊNCIA DE ELETRODUTOS (MEDIDAS EXTERNAS)
 - ø25mm-3/4" ø50mm-1 1/2" ø85mm-3"
 - ø35mm-1" ø60mm-2" ø102mm-4"
 - ø40mm-1 1/4" ø75mm-2 1/2"
- ELETRODUTOS NÃO COTADOS ø25mm (3/4")
- ESPECIFICAÇÕES DOS ELETRODUTOS CONFORMES NBR 15.456:
 - ELETRODUTOS FLEXÍVEIS LISOS, TIPO B, CLASSE MÉDIA P/ LAJES (PROPAGANTE DE CHAMA)
 - ELETRODUTOS FLEXÍVEIS CORRUGADOS, TIPO A, CLASSE LEVE P/ ALVENARIA
 - ELETRODUTOS FLEXÍVEIS CORRUGADOS, TIPO A, CLASSE MÉDIA P/ DRY WALL
 - ELETRODUTOS RÍGIDOS P/ INSTALAÇÕES APARENTES INTERNAS EM FERRO GALVANIZADO OU AÇO ZINCADO
 - ELETRODUTOS RÍGIDOS P/ INSTALAÇÕES APARENTES AO TIPO EM AÇO ZINCADO POR IMERSÃO A QUENTE
- TODA FIAÇÃO DEVERÁ SER IDENTIFICADA COM ANILHA NAS DUAS PONTAS.44
- NÃO DOBRAR O CABO UTP CAT 5e EM RAJOS MENORES QUE 17cm
- QUANDO HOUVER MAIS DE 2 CURVAS 90°, LANÇAR O CABO POR ETAPAS
- TRACIONAR O CABO UTP CAT 5e NO MÁXIMO 11,3 Kgf. OU SEJA, NÃO FORÇAR NA HORA DE PUXAR O CABO
- VER MELHOR ENCAMINHAMENTO EM OBRA PARA O PONTO DE ENTREGA DE TELEFONE
- OS CABOS UTP'S, DE TRANSMISSÃO DE DADOS/VOZ DEVERÃO SER INTERLIGADOS AO ARMÁRIO DE TELECOMUNICAÇÕES (INDICADO NO PROJETO)
- AS ELETROCALHAS, LEITOS OU PERFILADOS DEVERÃO SER EM CHAPA GALVANIZADA ZINCADA POR IMERSÃO A QUENTE COM COBERTURA DE 18 MICRAS POR FACE
- OS ELETRODUTOS QUE ALIMENTAM AS TOMADAS SERÃO INSTALADOS INTERNOS NA PAREDE (PVC RIG.) COM SAÍDA NO TETO (PVC) APARENTE P/ INTERLIGAR COM A ELETROCALHA
- TODOS OS CABOS PARA ALIMENTAÇÃO DAS TOMADAS RJ-45, SERÃO DO TIPO UTP 4 PARES CATEGORIA 5e

GALPÃO EXISTENTE

TOMADA RJ-45 DUPLA
ESC. 1/10

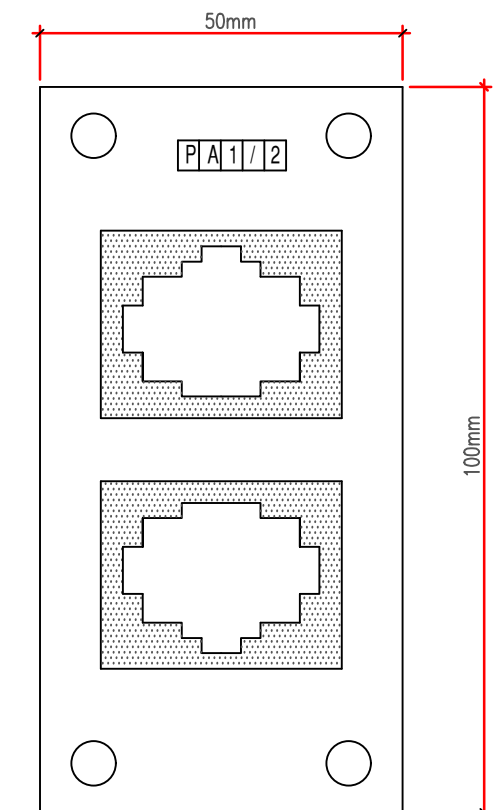


TOMADA RJ-45 SIMPLES
ESC. 1/10

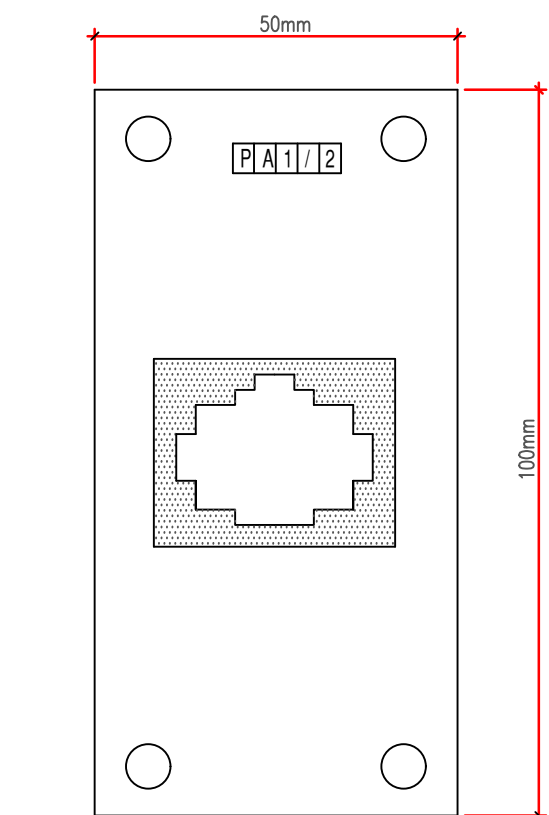


NOTAS:

- TODOS OS PONTOS LÓGICOS DEVERÃO SER IDENTIFICADOS CONFORME NUMERAÇÃO EM PLANTA BAIXA
- PA 1/2
- NUMERAÇÃO DOS PONTOS LÓGICOS
- IDENTIFICAÇÃO DO PATCH PANEL

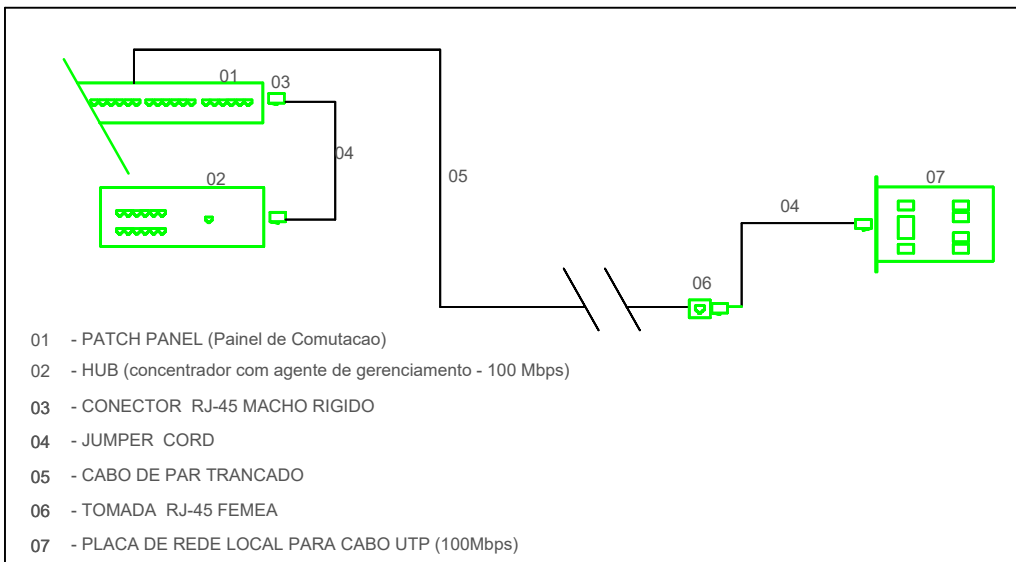

PLANTA BAIXA - PAVIMENTO TÉRREO
ESCALA: 1/75

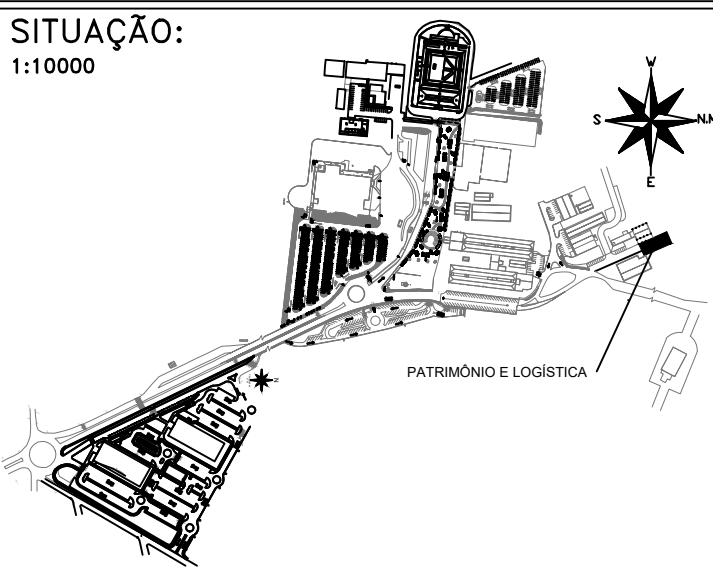			
OBRA.: DEPARTAMENTO DE LOGÍSTICA E PATRIMÔNIO			
PROP.: UNIRV - UNIVERSIDADE DE RIO VERDE			
PROJETO: PROJETO REDE ESTRUTURADA E CFTV			
ENDEREÇO: Fazenda Fontes do Saber, Campus Universitário zona urbana CEP 75901-970 – Rio Verde – GO			
SITUAÇÃO: 1:10000			DESENHO: SIMONE
			DECLARO PARA TODOS OS FINS QUE: A APROVAÇÃO DESTA PROPOSTA NÃO IMPLICA NO RECONHECIMENTO PELA PREFEITURA NO DIREITO DE PROPRIEDADE E NEM NA EXATIDÃO DAS MEDIDAS DO TERRENO.
		ÁREAS	M²
		DEPARTAMENTOS DE FROTAS A CONSTRUIR	2.807.200,00
PROPRIETÁRIO:		À CONSTRUIR	—
UNIRV - UNIVERSIDADE DE RIO VERDE CNPJ 01.815.316/0001-78			
PROJETO E RRT:		ESCALA DE PLACAGEM: 1/50	FOLHA: 1/1
SIMONE DE ARAUJO MELO UNIRV - UNIVERSIDADE DE RIO VERDE ENGENHEIRA ELETRICISTA - CREA 44891-D-GO			
CONTEM: PLANTA BAIXA, DETALHES, LEGENDA			
APROVAÇÃO: ASSINATO:			