




PLANTA BAIXA: CANTEIRO 2

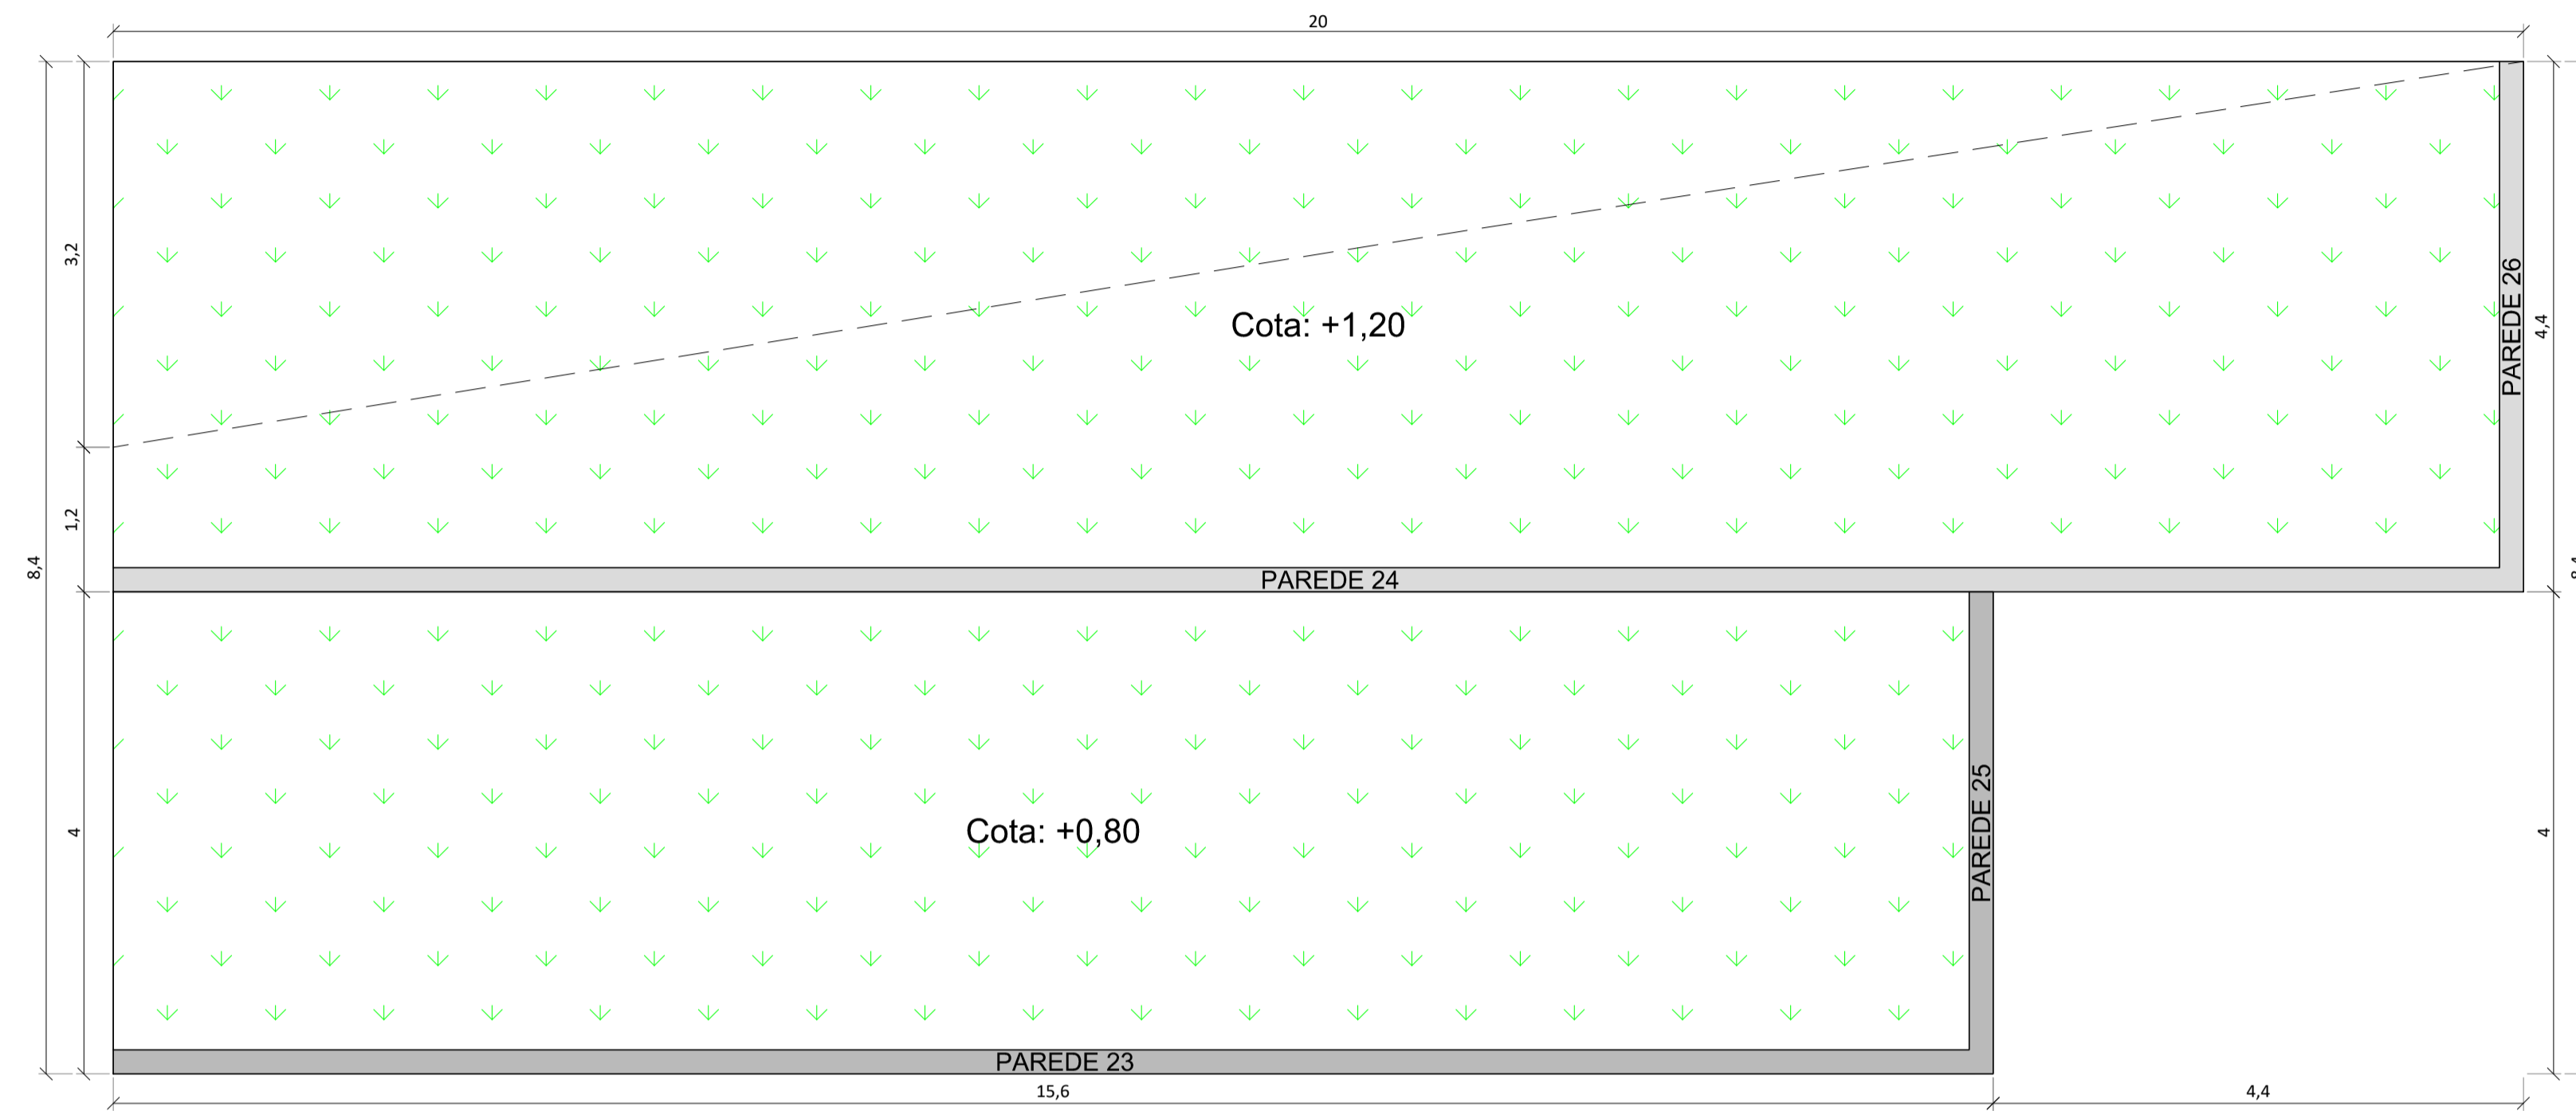


PLANTA DE ELAÇÃO: CANTEIRO 2

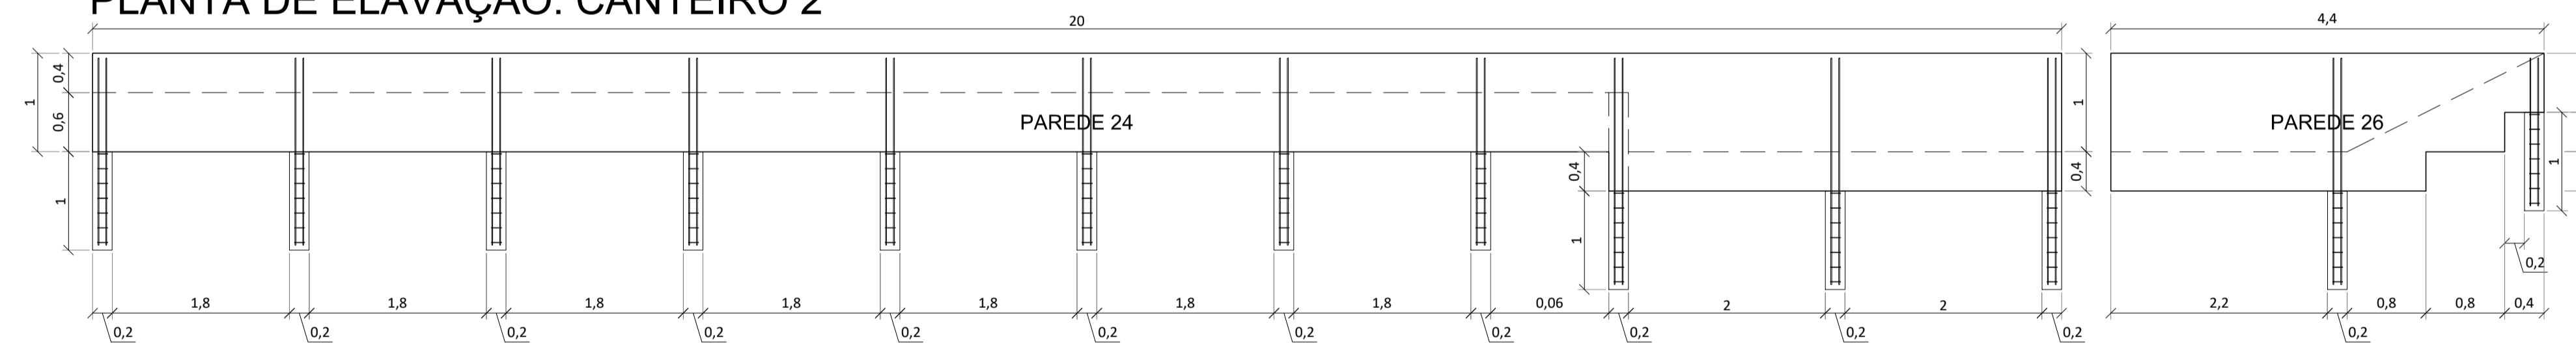

PLANTA DE ELAÇÃO: CANTEIRO 2

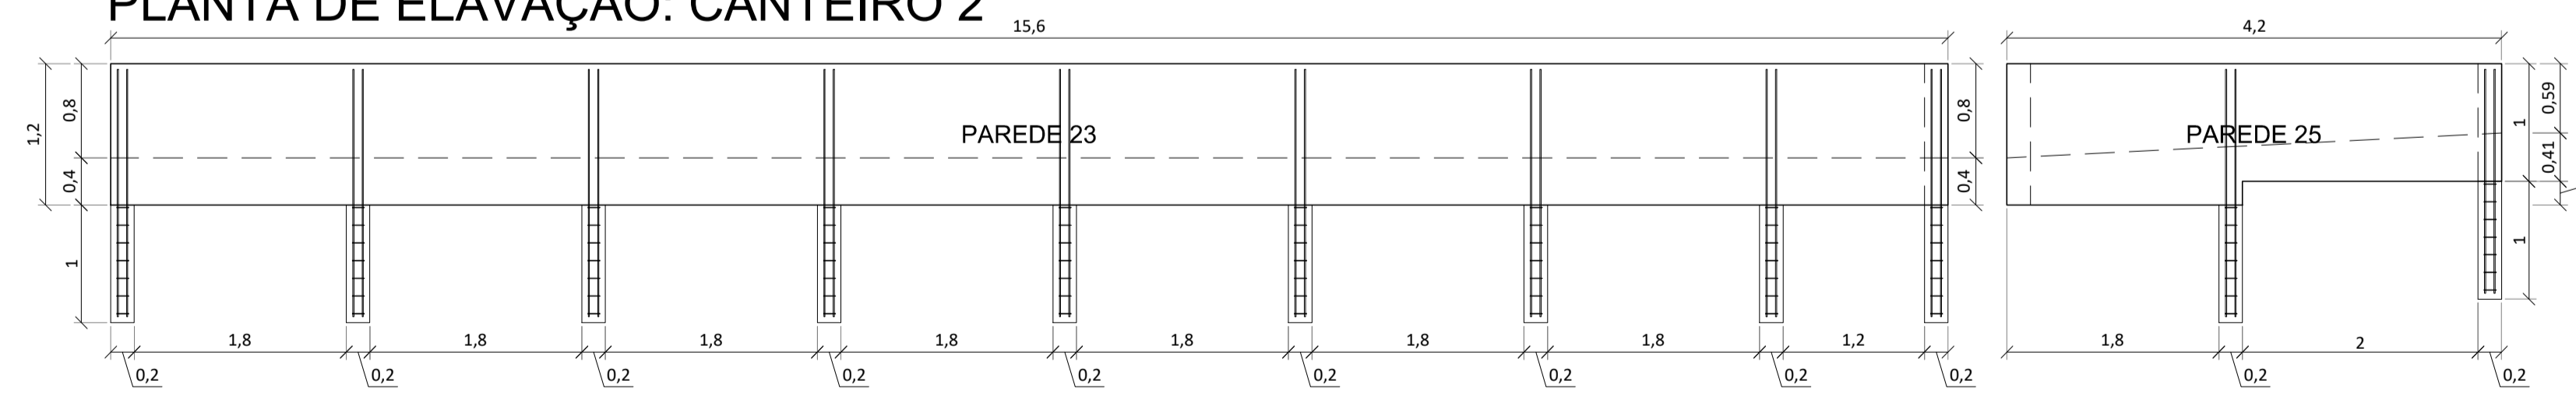

OBRA: LABORATÓRIOS
 PROPRIETÁRIO: UniRV - UNIVERSIDADE DE RIO VERDE
 ENDEREÇO: Fazenda Fontes do Saber, Campus Universitário, zona urbana CEP 75901-970 – Rio Verde – GO

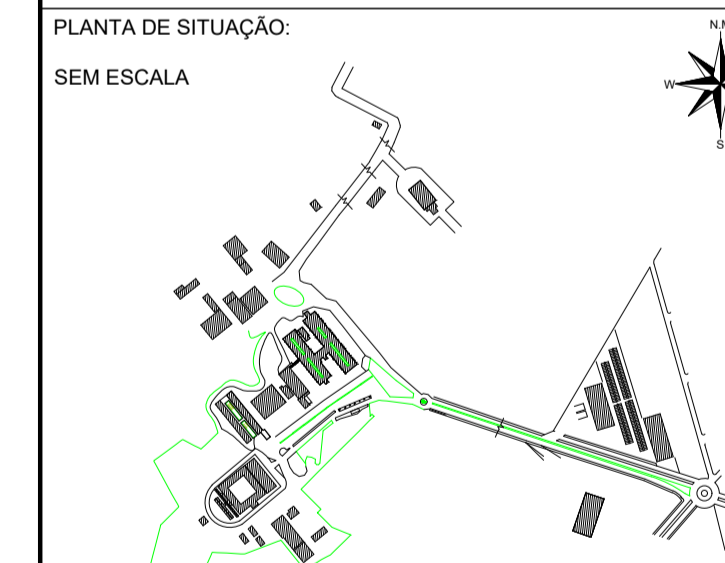

DECLARO PARA TODOS OS FINS QUE: A APROVAÇÃO DESTE PROJETO NÃO IMPLICA NO RECONHECIMENTO PELA PREFEITURA NO DIREITO DE PROPRIEDADE E NEM NA EXATIDÃO DAS MEDIDAS DO TERRENO.

PROJETO: PROJETO DE IMPLANTAÇÃO DA ÁREA DE CONVIVÊNCIA			
FASE DO PROJETO: PROJETO BÁSICO		DISCIPLINA: CANTEIRO 2	
RESPONSÁVEL TÉCNICO: FERNANDO LUIZ DE SOUZA PRADO Engenheiro Civil - M.Sc. Engenharia de Transportes CREA-RNP: 140.381.785-5		PROPRIETÁRIO: UNIVERSIDADE DE RIO VERDE - UNIRV	
DOCUMENTO: UNIRV_LAB-PB-CON-0006			
ESCALA: 1:50	DATA: 06/04/2020	FOLHA: 6/7	REVISÃO: R-00