


LEGENDA

- LUMINARIA NO TETO COM LÂMPADAS DE LED 4x16W
- LUMINARIA NO TETO COM LÂMPADAS DE LED 2x16W
- ARANDELA NA PAREDE A 2,00m DO PISO, EM CX. 100x50mm (4x2") COM LÂMPADA DE LED 1x5W
- POSTE DE AÇO TIPO CÔNICO, CURVO, COM BASE, h= 10m, PARA LÂMPADAS DE LED 2x25W
- LUMINARIA NO PISO TIPO ESPETO COM LÂMPADA DE LED 1x7W
- CAIXA DE PASSAGEM 100x50mm (4x2) A 1,10m DO PISO, PARA INTERRUPTOR
- CAIXA DE PASSAGEM TIPO CONDULETE DE FERRO GALVANIZADO FIXADA NO TETO
- TOMADA MONOFÁSICA TRIPOLAR (2P+T)-15A/220V, EM CX. 100x50mm (4x2") A 1,50m DO PISO P/ LIGAÇÃO DE BLOCO AUTÔNOMO DE ILUMINAÇÃO DE EMERGÊNCIA
- QUADRO DE DISTRIBUIÇÃO DE LUZ E FORÇA COM CENTRO A 1,50m DO PISO INSTALADO APARENTE
- ELETRODUTO DE INSTALAÇÃO FIXADO NO TETO (P" O") OU EMBUTIDO NA PAREDE (PVC RIG.)
- ELETROCALHA METÁLICA PERFURADA COM TAMPA DE ENCAIXE 500mmx100mm FIXADA NO TETO OU PAREDE

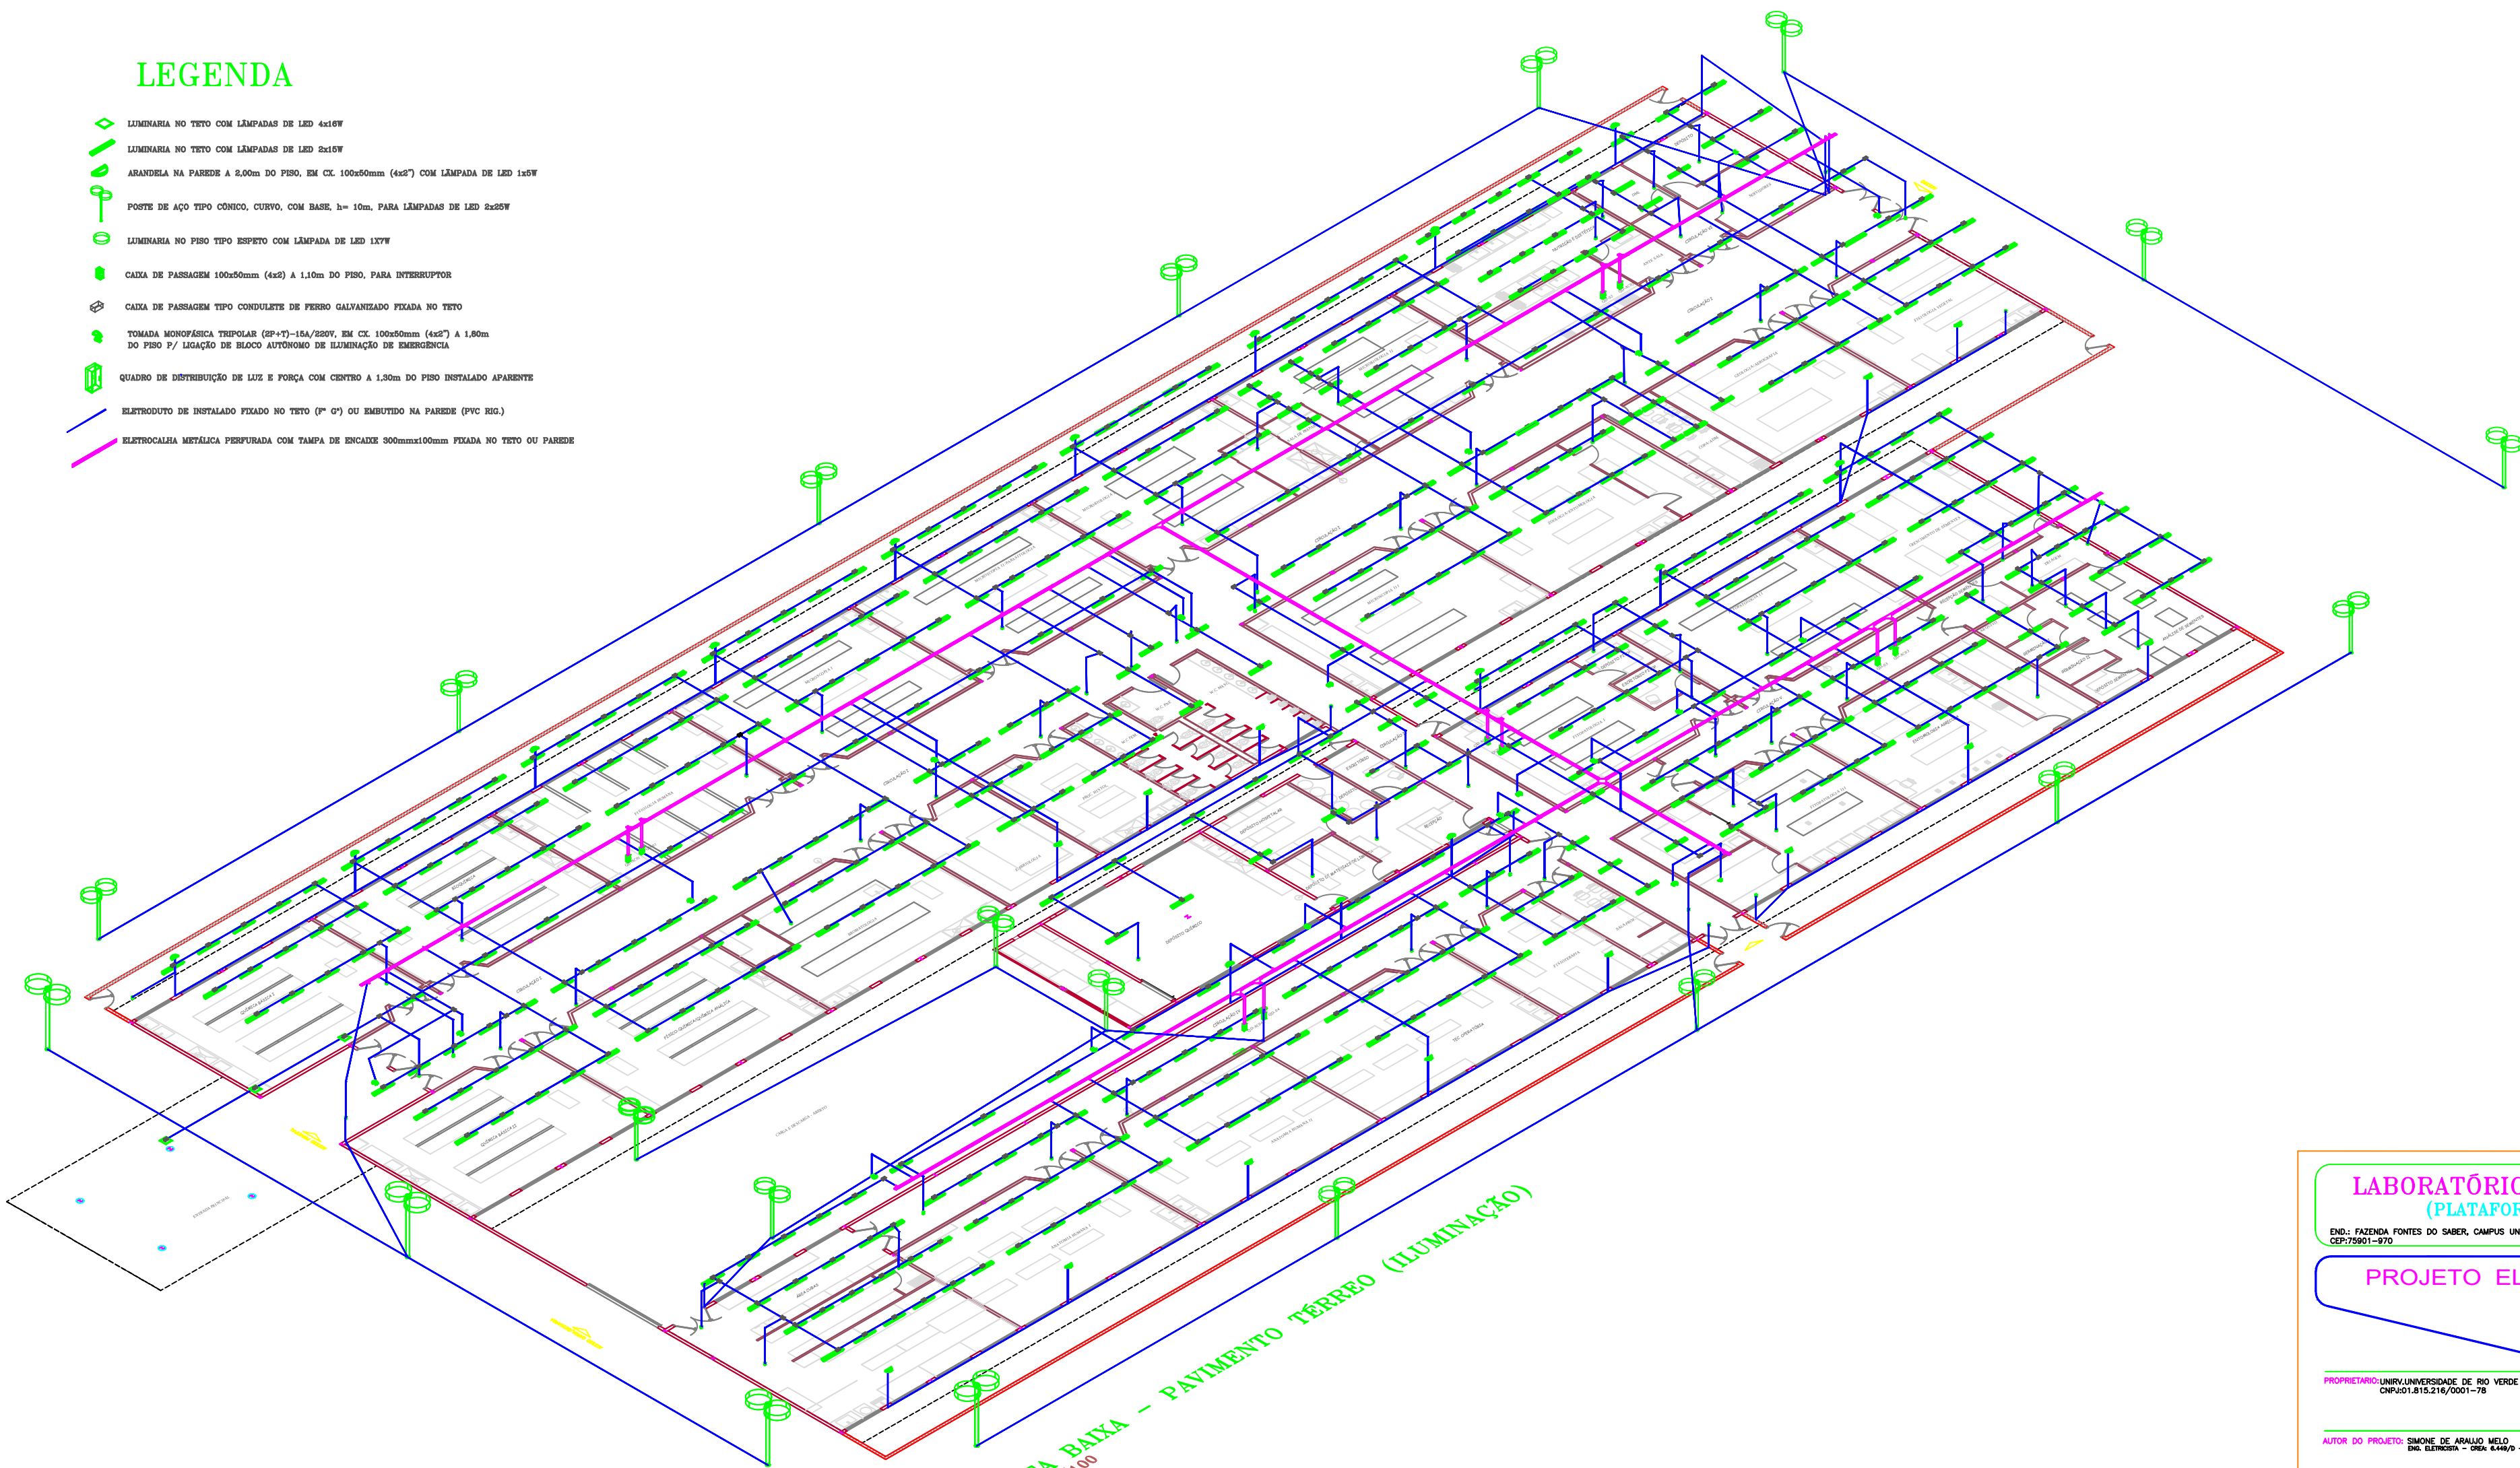

PLANTA BAIXA – PAVIMENTO TÉRREO (ILUMINAÇÃO)
ESCALA: 1/100

NOTA

- 1) ELETRODUTOS NÃO COTADOS #25mm(3/4")
- 2) EQUIVALÊNCIA DE ELETRODUTOS: (MEDIDAS EXTERNAS)
 - #20mm-1/2"
 - #25mm-3/4"
 - #32mm-1"
 - #40mm-1 1/4"
 - #50mm-1 1/2"
 - #60mm-2"
 - #75mm-1 1/2"
 - #85mm-3"
 - #102mm-4"

LABORATÓRIO MULTIUSO
(PLATAFORMA BIM)

END.: FAZENDA FONTES DO SABER, CAMPUS UNIVERSITÁRIO, ZONA URBANA, RIO VERDE, GO
CEP:75901-970

PROJETO ELÉTRICO-BIM

PROPRIETÁRIO:UNIRV-UNIVERSIDADE DE RIO VERDE
CNPJ:01.815.216/0001-78

AUTOR DO PROJETO: SIMONE DE ARAUJO MELO
ENR. ELETRICISTA - ORN. 6.449/9 - GO.



RT DA OBRA:

APROVAÇÃO:

CONTEÚDO: PLANTA BAIXA – PAVIMENTO TÉRREO (ILUMINAÇÃO)
DETALHES/LEGENDA/NOTAS

ÁREA CONSTRUTIVA TOTAL: 2.918,34m2	ESCALA DE PLANTAS: 1:50	DESENHO: CARLOS	ARQUIVO: LABLS-BIM-ILU-01.DWG	PRINCIPAL:
DIA: 20/02/2020	REVISÃO-1: 25/05/2020	REVISÃO-2:	REVISÃO-3:	1/1

Fones: (62) 98418-5176
eng-si@hotmail.com