



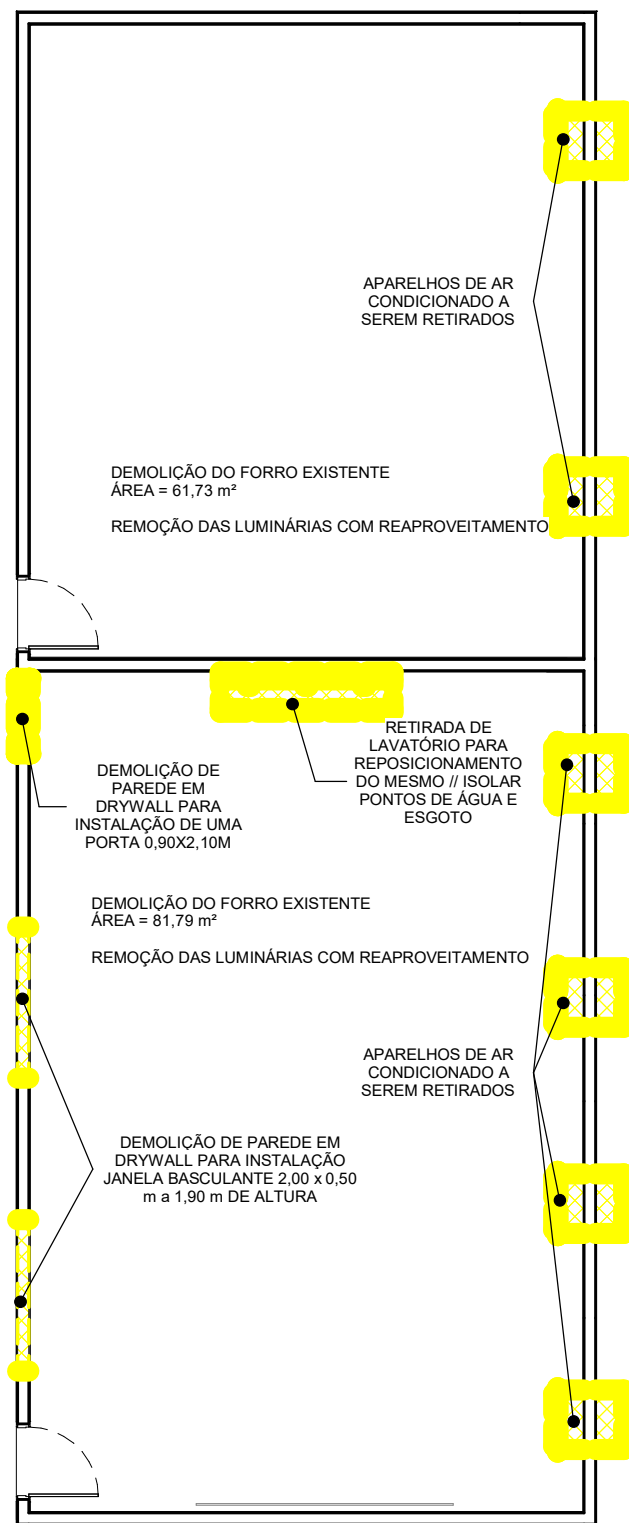

PLANTA BAIXA - DEMOLIÇÃO


ESCALA: 1 : 100

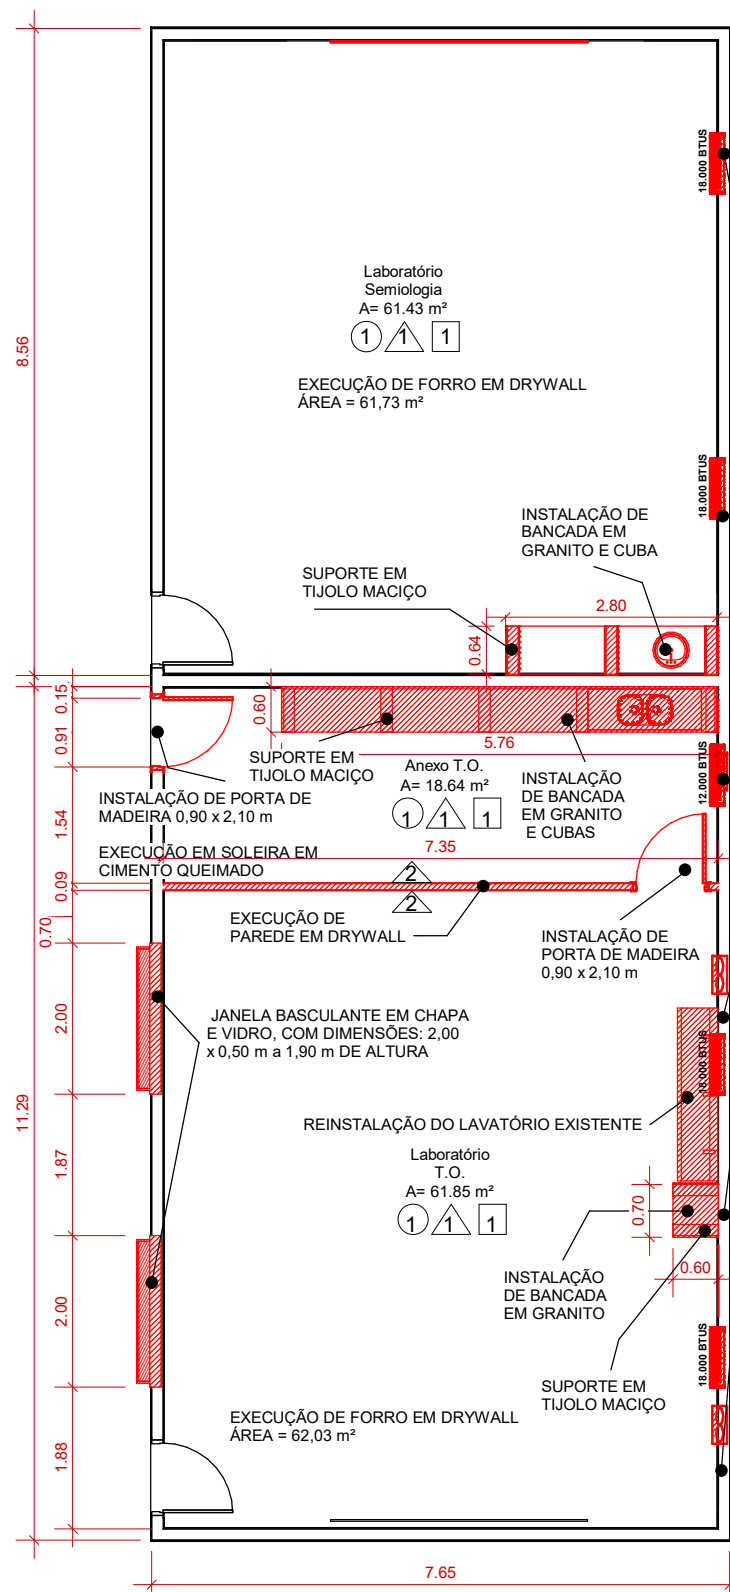

PLANTA BAIXA - EXECUÇÃO

ESCALA: 1 : 100

LEGENDA DE SIMBOLOGIA	
	INSTALAÇÃO DE EXAUSTOR COM DIÂMETRO DE 25 CM, A 0,70M DO PISO
	INSTALAÇÃO APARELHO DE AR CONDICIONADO E DRENO COM TUBO COM 25MM DE DIÂMETRO E JOELHO NO FINAL

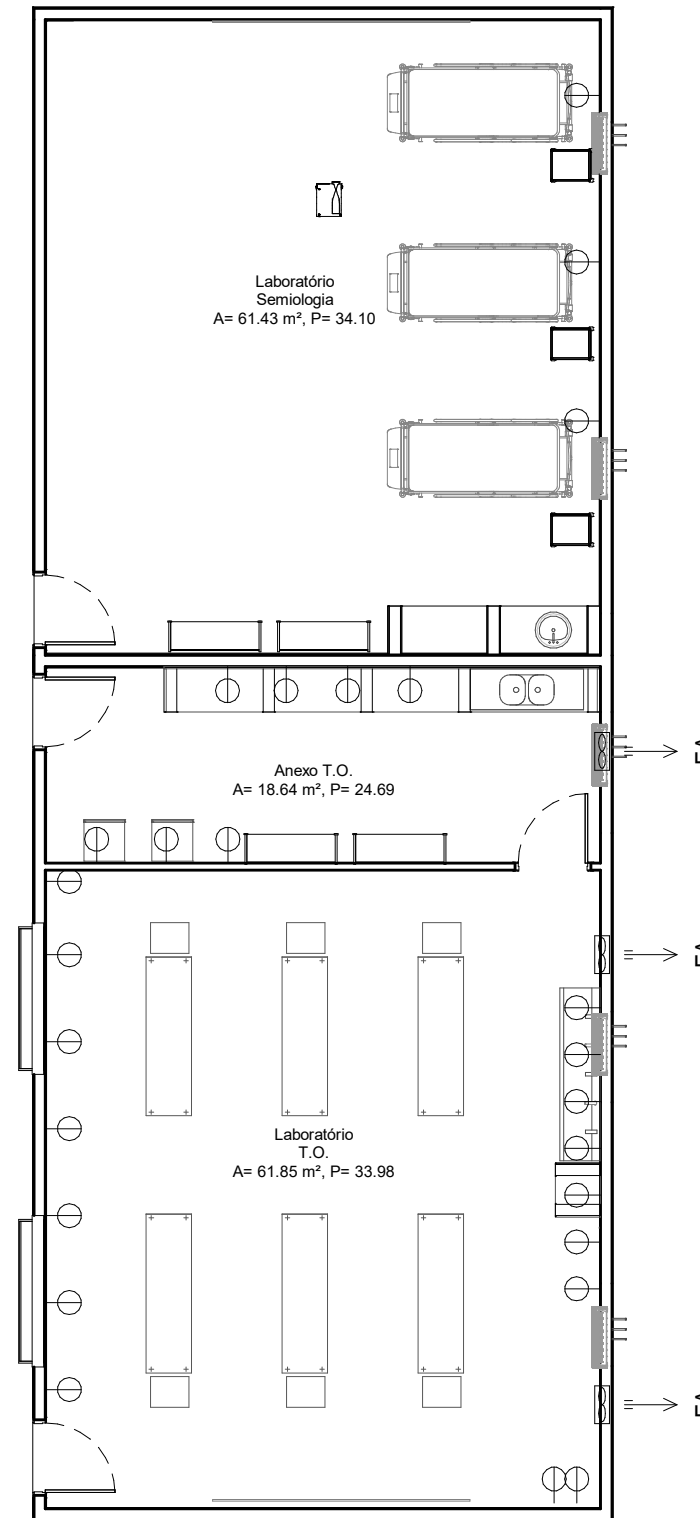

PLANTA BAIXA - FINAL

ESCALA: 1 : 100

LEGENDA		
PISO	PAREDE	TETO
1 PINTURA COM TINTA EPOXI	1 2 DEMÃOS DE MASSA ACRILICA, 1 DEMÃO DE MASSA PVA, 1 DEMÃO DE TINTA LATEX ACRILICA - FOSCA PINTURA COM TINTA EPOXI	1 2 DEMÃOS DE EMASSAMENTO COM MASSA PVA, 2 DEMÃOS DE PINTURA LATEX ACRICA C/ SELADOR
	2 2 DEMÃOS DE EMASSAMENTO COM MASSA PVA, 1 DEMÃO DE TINTA LATEX ACRILICA - FOSCA PINTURA COM TINTA EPOXI	

LEGENDA

ESCALA: 1 : 100



OBRA:

REFORMA E IMPLEMENTAÇÃO DOS LABORATÓRIOS DE SEMIOLOGIA E DE TÉCNICAS OPERATÓRIAS DA FACULDADE DE MEDICINA DA UNIVERSIDADE DE RIO VERDE - CAMPUS APARECIDA EXTENSÃO GOIÂNIA

PROJETO: PROJETO ARQUITETÔNICO

RESPONSÁVEL TÉCNICO:

LORENA ARAÚJO SILVA
ENGENHEIRA CIVIL
CREA 1015611540D-GO

PROPRIETÁRIO:

UNIVERSIDADE DE RIO VERDE - UNIRV

ESCALA: INDICADA

DATA: 07/07/2022

FOLHA: 1/1

REVISÃO: R-00