


| Legenda de condutos - PLANTA BAIXA | |
|------------------------------------|--|
| Água fria | |
| Água fria (Existente) | |

| Lista de materiais - PLANTA BAIXA | | |
|--|---------|--|
| Água fria | | |
| Aparelho | | |
| Torneira de lavatório 25 mm - 1/2" | 7 pç | |
| PVC Acessórios | | |
| Engate flexível plástico 1/2 - 30cm | 7 pç | |
| PVC rígido soldável | | |
| Joelho 90° soldável 25 mm | 3 pç | |
| Tubos 25 mm | 2.54 m | |
| PVC soldável azul c/ bucha latão | | |
| Joelho de redução 90° soldável com bucha de latão 25 mm- 1/2" | 1 pç | |
| Tê red.90 sold c/ bucha latão B central 25 mm -1/2" | 6 pç | |
| Água fria (Existente) | | |
| Aparelho | | |
| Torneira de lavatório 25 mm - 1/2" | 4 pç | |
| Metals | | |
| Registro de gaveta bruto ABNT 3/4" | 1 pç | |
| PVC Acessórios | | |
| Engate flexível plástico 1/2 - 30cm | 4 pç | |
| PVC rígido soldável | | |
| Adapt sold.curto c/bolsa-rosca p registro 25 mm - 3/4" | 2 pç | |
| Joelho 90° soldável 25 mm | 3 pç | |
| Tubos 25 mm | 11.71 m | |
| Tê 90 soldável 25 mm | 1 pç | |
| PVC soldável azul c/ bucha latão | | |
| Joelho de redução 90° soldável com bucha de latão 25 mm- 1/2" | 1 pç | |
| Tê red.90 sold c/ bucha latão B central 25 mm -1/2" | 3 pç | |

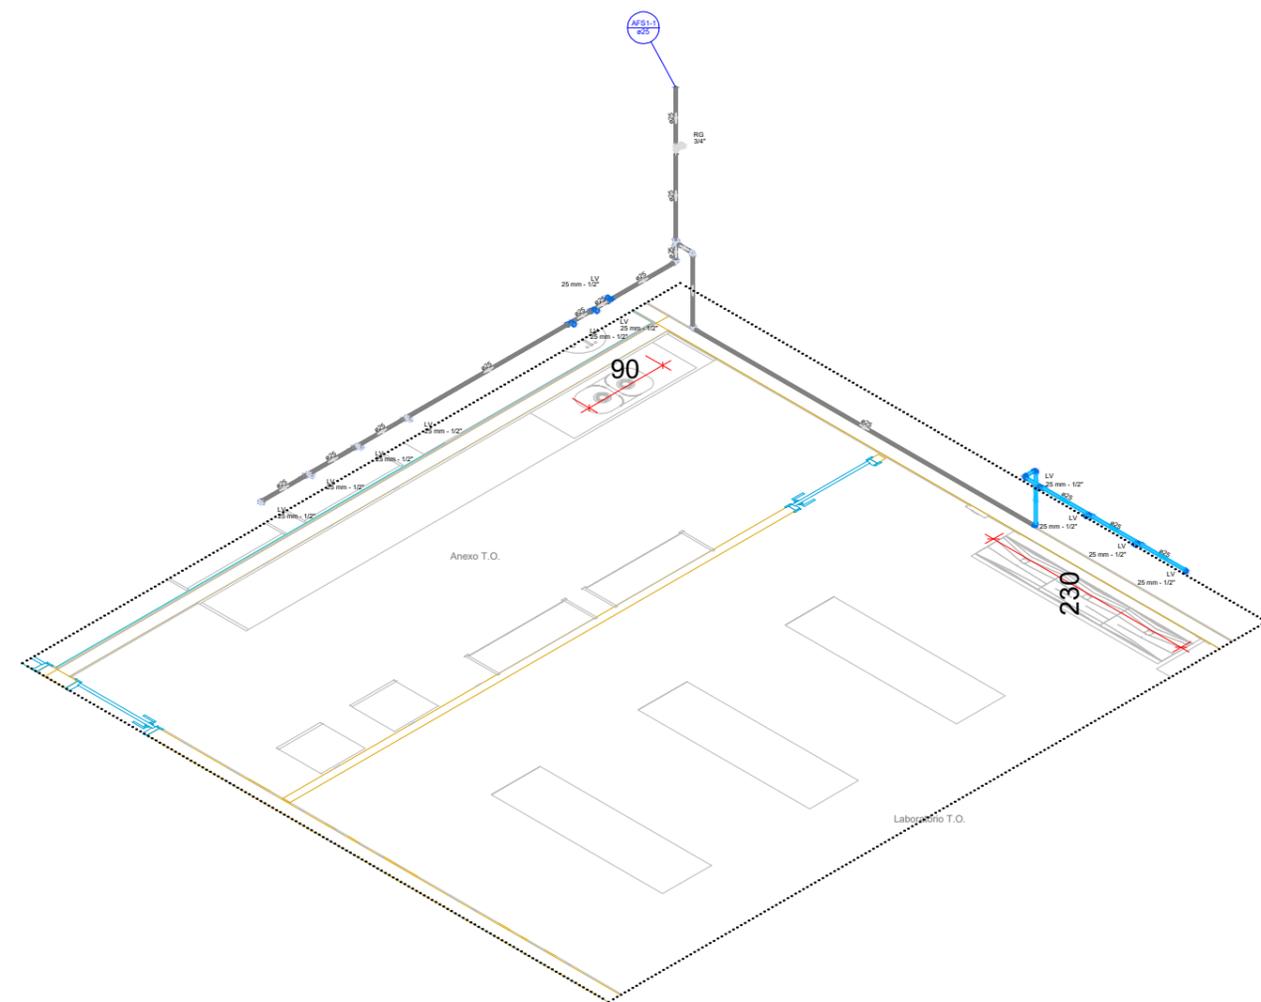

**DETALHE ISOMÉTRICO -
INSTALAÇÕES DE ÁGUA FRIA**
ESCALA: 1 : 75

**PLANTA BAIXA - INSTALAÇÕES
DE ÁGUA FRIA**
ESCALA: 1 : 100

| | | | |
|---|----------------------------|--|-------------------------|
|  | | OBRA: REFORMA E IMPLEMENTAÇÃO DOS LABORATÓRIOS DE SEMIOLOGIA E DE TÉCNICAS OPERATÓRIAS DA FACULDADE DE MEDICINA DA UNIVERSIDADE DE RIO VERDE - CAMPUS APARECIDA EXTENSÃO GOIÂNIA | |
| PROJETO: PROJETO HIDROSSANITÁRIO | | | |
| RESPONSÁVEL TÉCNICO: LORENA ARAÚJO SILVA ENGENHEIRA CIVIL CREA 1015611540D-GO | | PROPRIETÁRIO: UNIVERSIDADE DE RIO VERDE - UNIRV | |
| ESCALA: INDICADA | DATA: 07/07/2022 | FOLHA: 1/2 | REVISÃO: R-00 |