

PLANTA BAIXA - INSTALAÇÕES DE ESGOTO

ESCALA: 1 : 100

Legenda de condutos - PLANTA BAIXA

Esgoto


Esgoto (Existente)

Legenda - PLANTA BAIXA

- Bucha de redução longa
- ☉ Caixas de passagem PVC DN 30
- Joelho 45
- ↳ Junção simples c/ redução
- ▣ Lavatório de Uso Geral

Lista de materiais - PLANTA BAIXA

| Esgoto | |
|---|--------|
| PVC Acessórios | |
| Sifão de copo p/ pia e lavatório 1" - 1.1/2" | 2 pç |
| Sifão flexível c/ Adaptador 1.1/2" - 1.1/2" | 2 pç |
| Válvula p/ lavatório e tanque 1" | 4 pç |
| PVC Esgoto | |
| Bucha de redução longa 50 mm - 40 mm | 2 pç |
| Curva 90 curta 40 mm | 2 pç |
| Joelho 45 40 mm | 1 pç |
| 50 mm | 1 pç |
| 75 mm | 1 pç |
| Joelho 90 c/anel p/ esgoto secundário 40 mm - 1.1/2" | 4 pç |
| Junção simples 75 mm - 50 mm | 1 pç |
| Redução excêntrica 75 mm - 50 mm | 1 pç |
| Tubo rígido c/ ponta lisa 40 mm | 3.21 m |
| 50 mm - 2" | 0.62 m |
| 75 mm - 3" | 2.02 m |
| Tê 90 40 mm | 2 pç |
| Esgoto (Existente) | |
| Caixas de Passagem | |
| Caixa de passagem PVC 30 cm | 1 pç |
| PVC Esgoto | |
| Tubo rígido c/ ponta lisa 40 mm | 5.21 m |

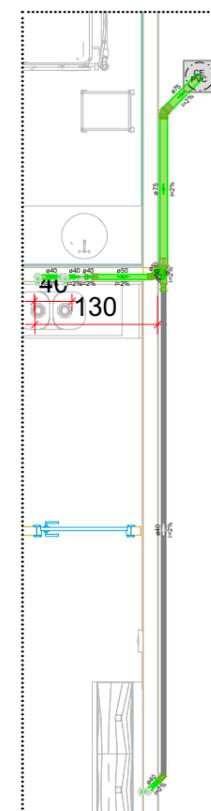

DETALHE - INSTALAÇÕES DE ESGOTO

ESCALA: 1 : 75



OBRA:

REFORMA E IMPLEMENTAÇÃO DOS LABORATÓRIOS DE SEMIOLOGIA E DE TÉCNICAS OPERATÓRIAS DA FACULDADE DE MEDICINA DA UNIVERSIDADE DE RIO VERDE - CAMPUS APARECIDA EXTENSÃO GOIÂNIA

PROJETO:
PROJETO HIDROSSANITÁRIO

RESPONSÁVEL TÉCNICO:

LORENA ARAÚJO SILVA
ENGENHEIRA CIVIL
CREA 1015611540D-GO

PROPRIETÁRIO:

UNIVERSIDADE DE RIO VERDE - UNIRV

ESCALA:

INDICADA

DATA:

07/07/2022

FOLHA:

2/2

REVISÃO:

R-00